 


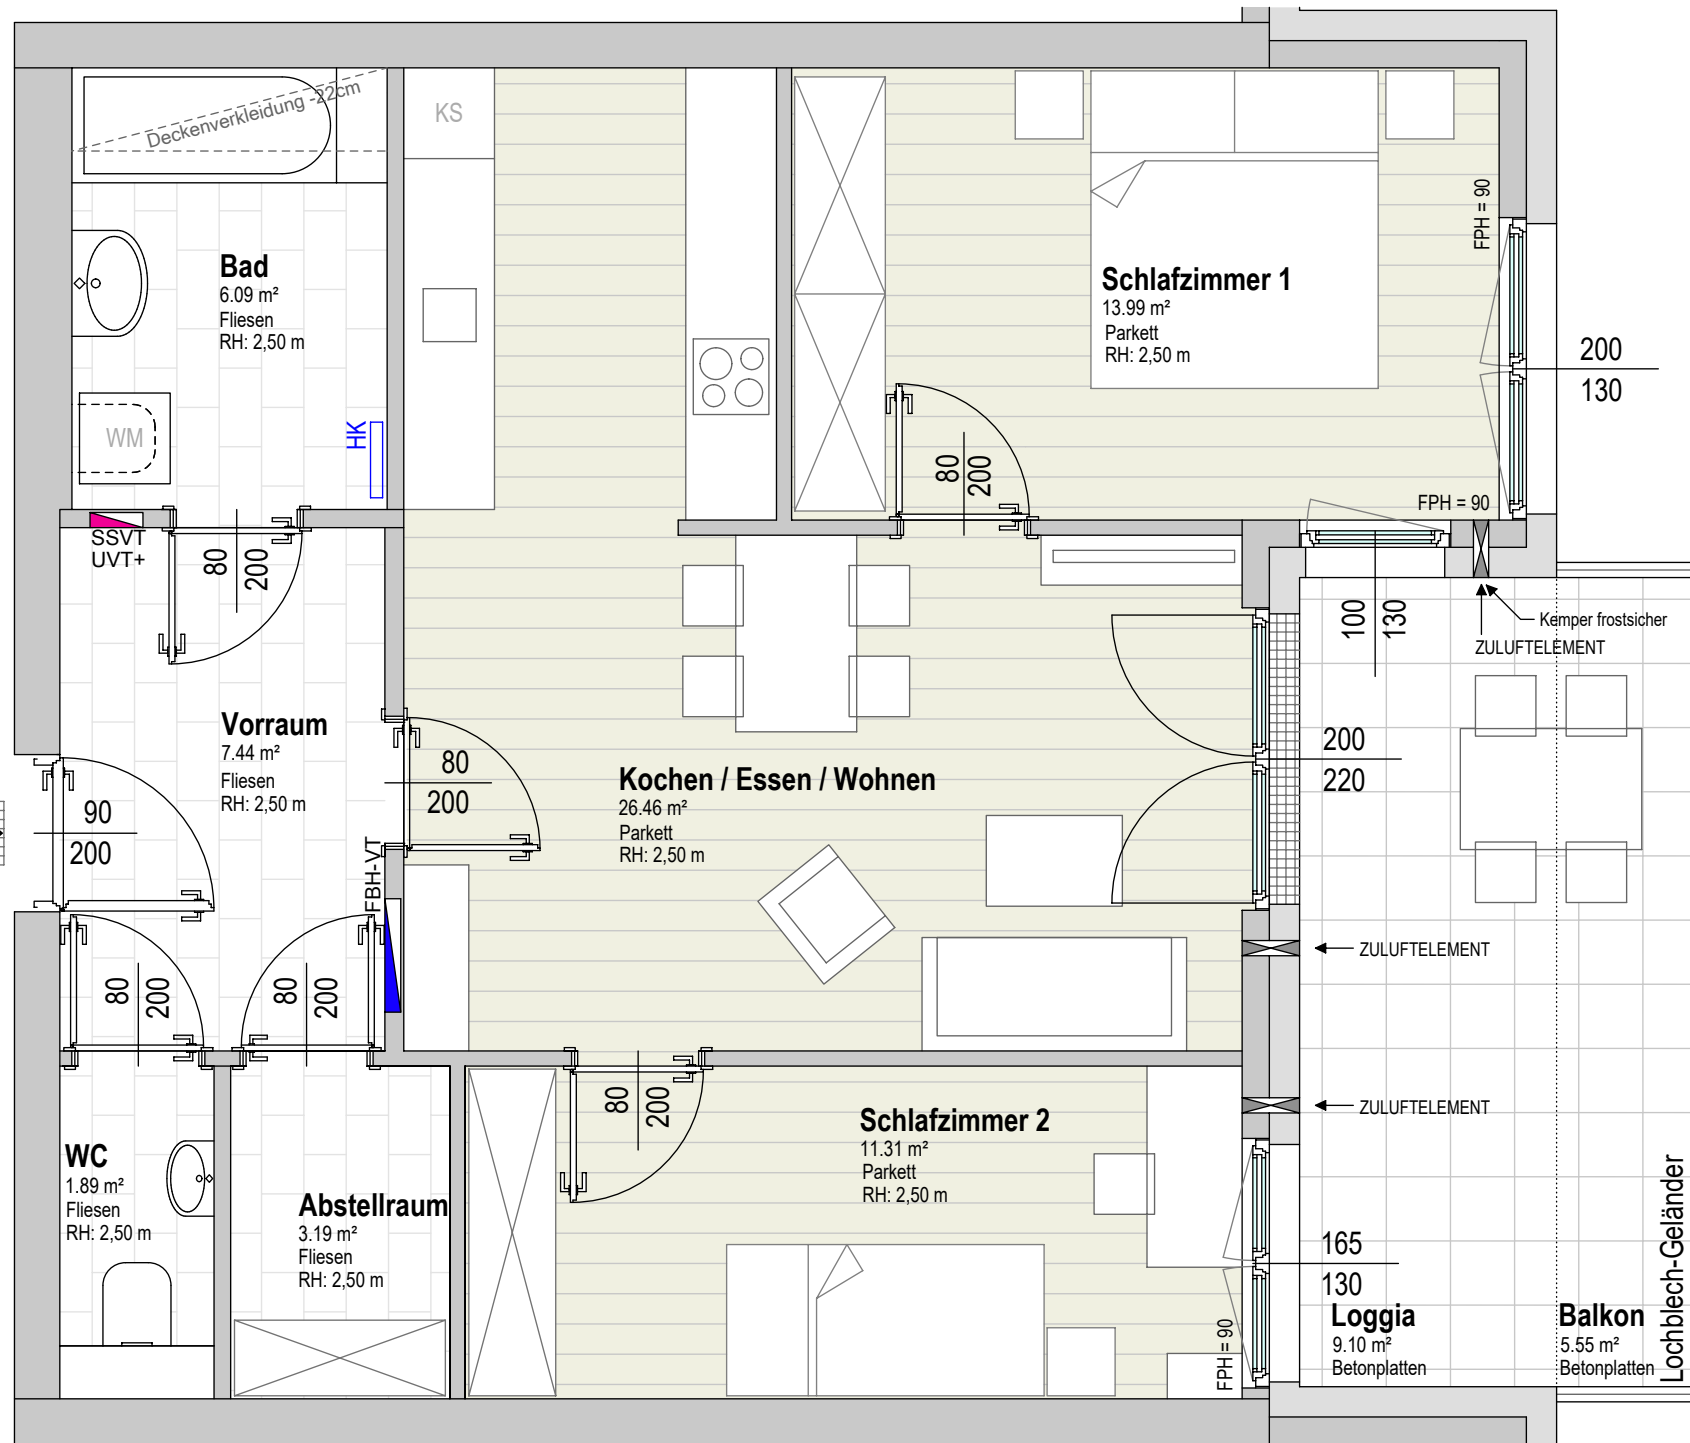
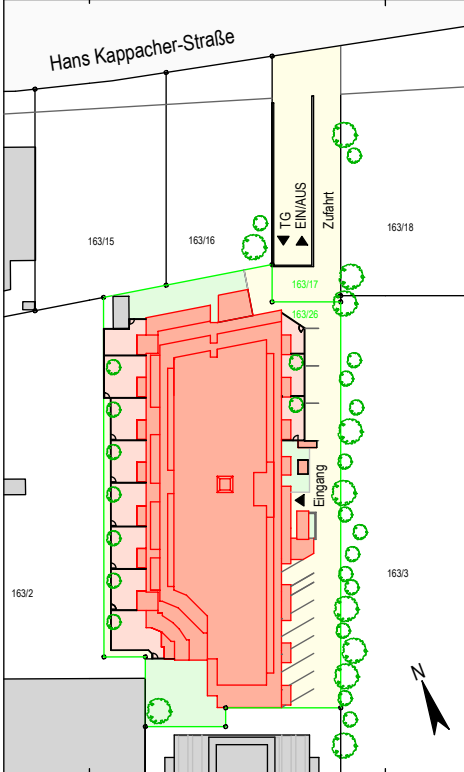


3.OG
Top 50
3 Zimmer
70.37 m²

 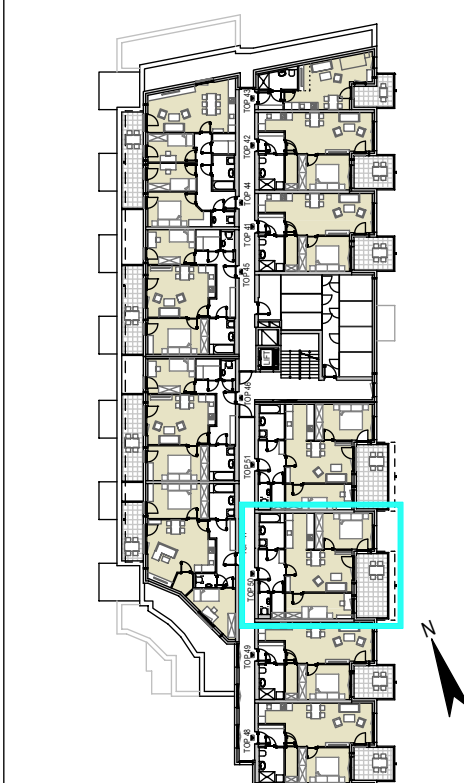


Alle öffenbaren Fenster sind Drehkippenfenster, restliche Fenster sind fixverglast. Dargestellte Einrichtungsgegenstände sind unverbindliche Vorschläge, zulässige Bautoleranzen sind möglich, Planmaße sind Rohbaumaße.
Für die Einrichtung gilt es Naturmaß zu nehmen, Geringfügige Flächenabweichungen aufgrund technischer oder behördlicher erfordernisse können nicht ausgeschlossen werden. Allfällige strichliert dargestellte Sanitärgegenstände stellen die Umbaumöglichkeit auf barrierefreies Wohnen dar.

Projekt ST. JOHANN IM PONGAU HANS KAPPACHER-STRASSE				
Bauherr  gswb		Gemeinnützige Salzburger Wohnbaugesellschaft m. b. H. Ignaz-Harrer-Straße 84 5020 Salzburg		
Planer		Architekt Mag. Arch. Werner Schmid Mühlbacherstraße 4 5500 Bischofshofen		
Rechtsform	Bauteil/Top	Zimmer	m²	
E	50	3	70,37	
Geschoß	3. Obergeschoß		Plan-Nr.: vp-3OG_50	
Lageplan				
				
				
Maßstab 1:50	Datum / Index 27.06.2022	Bauaufsicht	HT / ET	FREIGABE

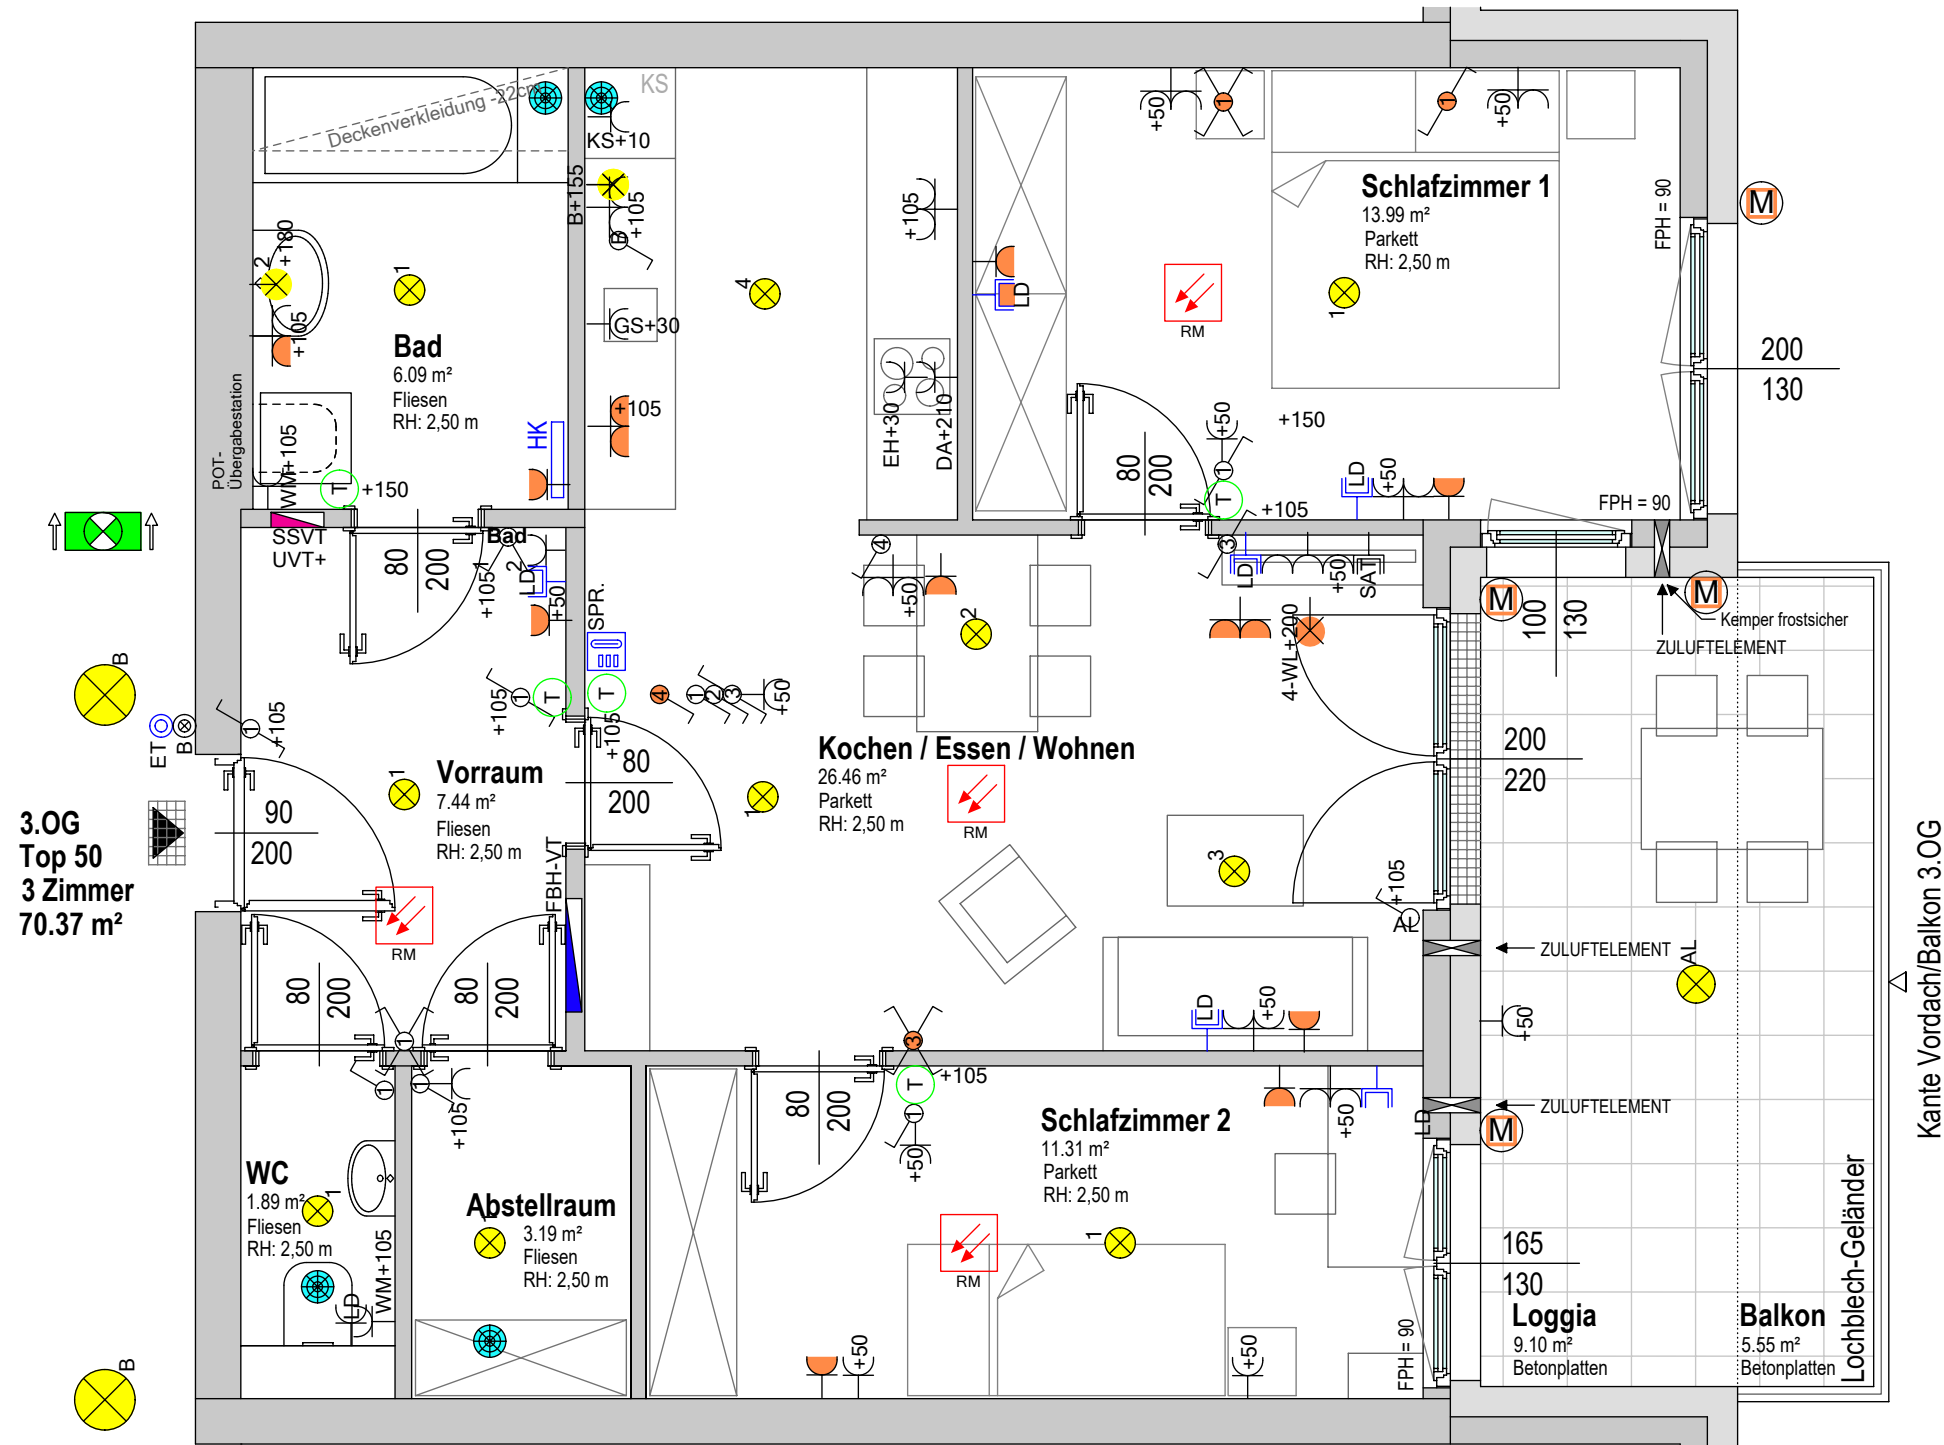

3.OG
Top 50
3 Zimmer
70.37 m²



Projekt

ST. JOHANN IM PONGAU
HANS KAPPACHER-STRASSE

Bauherr

 gswb

Gemeinnützige Salzburger
Wohnbaugesellschaft m. b. H.
Ignaz-Harrer-Straße 84
5020 Salzburg

Planer

Architekt

Mag. Arch. Werner Schmid
Mühlbacherstraße 4
5500 Bischofshofen

Rechtsform	Bauteil/Top	Zimmer	m²
E	50	3	70,37

Geschoß

3. Obergeschoß

Plan-Nr.:
vp-3OG_50t

LEGENDE ELEKTROINSTALLATIONEN

 Leerdose Schwachstrom

 Rauchwarnmelder

 Innensprechstelle

 Klingeltaster

 Antennendose

 Anbaul.

 Wandleuchte

 Rettungszeichenleuchte r/l

 Rettungszeichenleuchte gerade

 Einbindung Erdung

 Ausschalter

 Serienschalter

 Wechselschalter

 Taster 1-fach

 Taster mit Meldeleuchte

 Schuko-Steckdose 1-fach

 Schuko-Steckdose mit Kinderschutz

 Schuko-Steckdose 2-fach

 Schuko-Steckdose 3-fach

 E-Verteiler

ZP - ZUSATZPAKET

 Leerdose Schwachstrom 1 x FXP20

 Schuko-Steckdose 1-fach

 Schuko-Steckdose 2-fach

 Auslass für Wandleuchte

 Wechselschalter

 Kreuzschalter

 230V Anschluss f. Jalousie, ungeschaltet

LEGENDE HEIZUNG - LÜFTUNG

 Heizkörper

 Abluftauslaßöffnung

 Raumthermostat

 Fussbodenheizung-Verteiler

Maßstab	Datum / Index	Bauaufsicht	HT / ET	FREIGABE
1:50	27.06.2022			

Alle öffenbaren Fenster sind Drehkippenster, restliche Fenster sind fixverglast. Dargestellte Einrichtungsgegenstände sind unverbindliche Vorschläge, zulässige Bautoleranzen sind möglich, Planmaße sind Rohbaumaße.
Für die Einrichtung gilt es Naturmaß zu nehmen, Geringfügige Flächenabweichungen aufgrund technischer oder behördlicher erfordernisse können nicht ausgeschlossen werden. Allfällige strichliert dargestellte Sanitärgegenstände stellen die Umbaumöglichkeit auf barrierefreies Wohnen dar.