


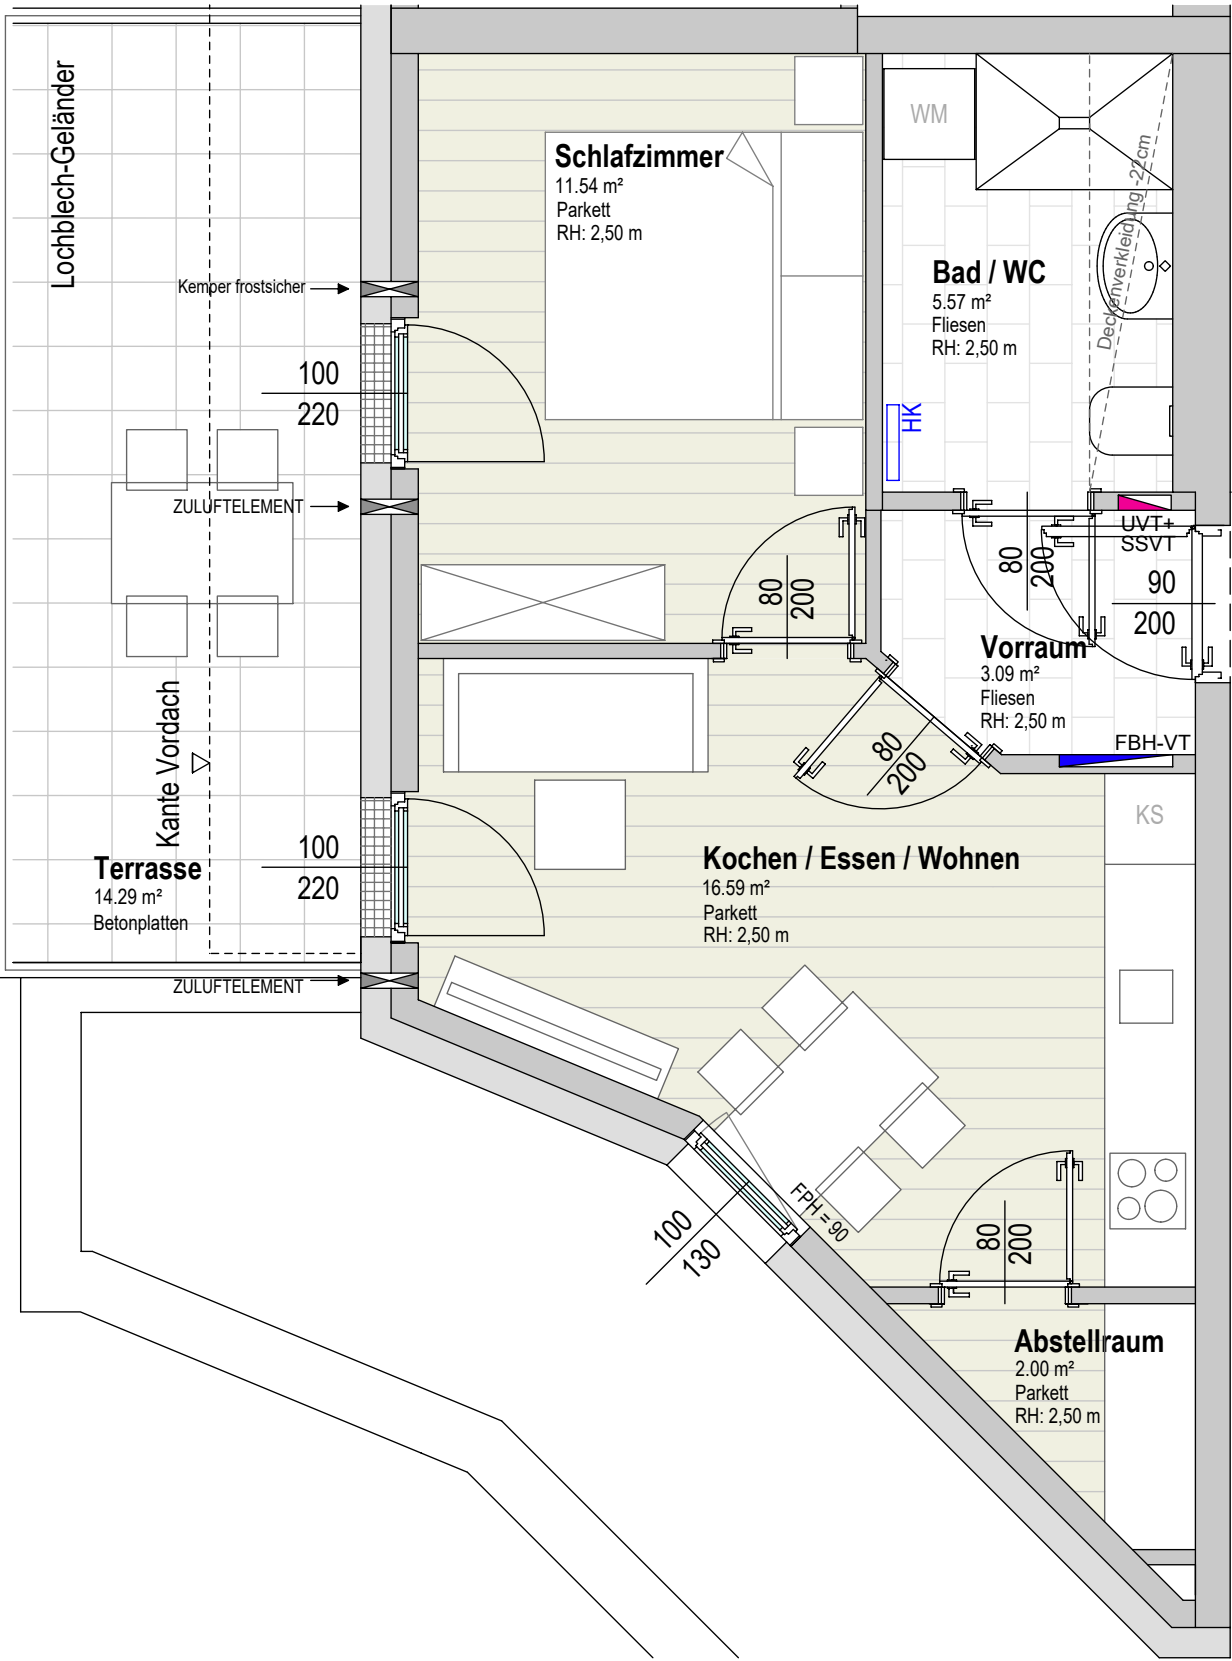


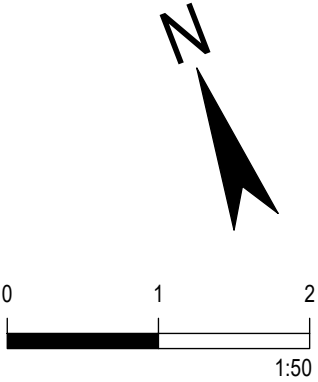

DG
Top 57
2 Zimmer
38.79 m²

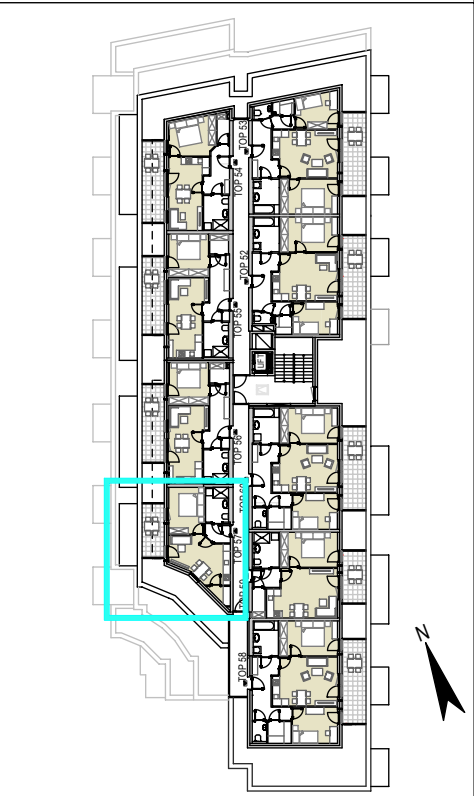


Projekt ST. JOHANN IM PONGAU HANS KAPPACHER-STRASSE			
Bauherr  gswb		Gemeinnützige Salzburger Wohnbaugesellschaft m. b. H. Ignaz-Harrer-Straße 84 5020 Salzburg	
Planer		Architekt Mag. Arch. Werner Schmid Mühlbacherstraße 4 5500 Bischofshofen	
Rechtsform	Bauteil/Top	Zimmer	m²
E	57	2	38,79
Geschoß	Dachgeschoß		Plan-Nr.: vp-DG_57

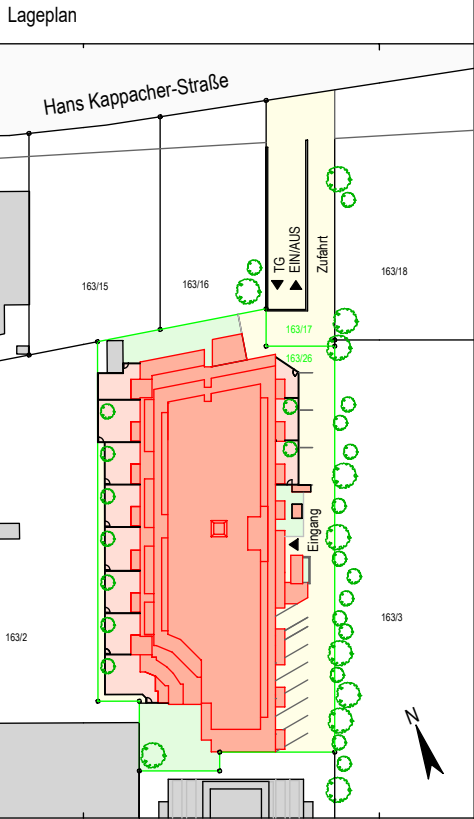

Alle offenen Fenster sind Drehkippenfenster, restliche Fenster sind fixverglast. Dargestellte Einrichtungsgegenstände sind unverbindliche Vorschläge, zulässige Bautoleranzen sind möglich, Planmaße sind Rohbaumaße.
Für die Einrichtung gilt es Naturmaß zu nehmen, Geringfügige Flächenabweichungen aufgrund technischer oder behördlicher erfordernisse können nicht ausgeschlossen werden. Allfällige strichliert dargestellte Sanitärgegenstände stellen die Umbaumöglichkeit auf barrierefreies Wohnen dar.

Maßstab 1:50	Datum / Index 27.06.2022	Bauaufsicht	HT / ET	FREIGABE
-----------------	-----------------------------	-------------	---------	----------

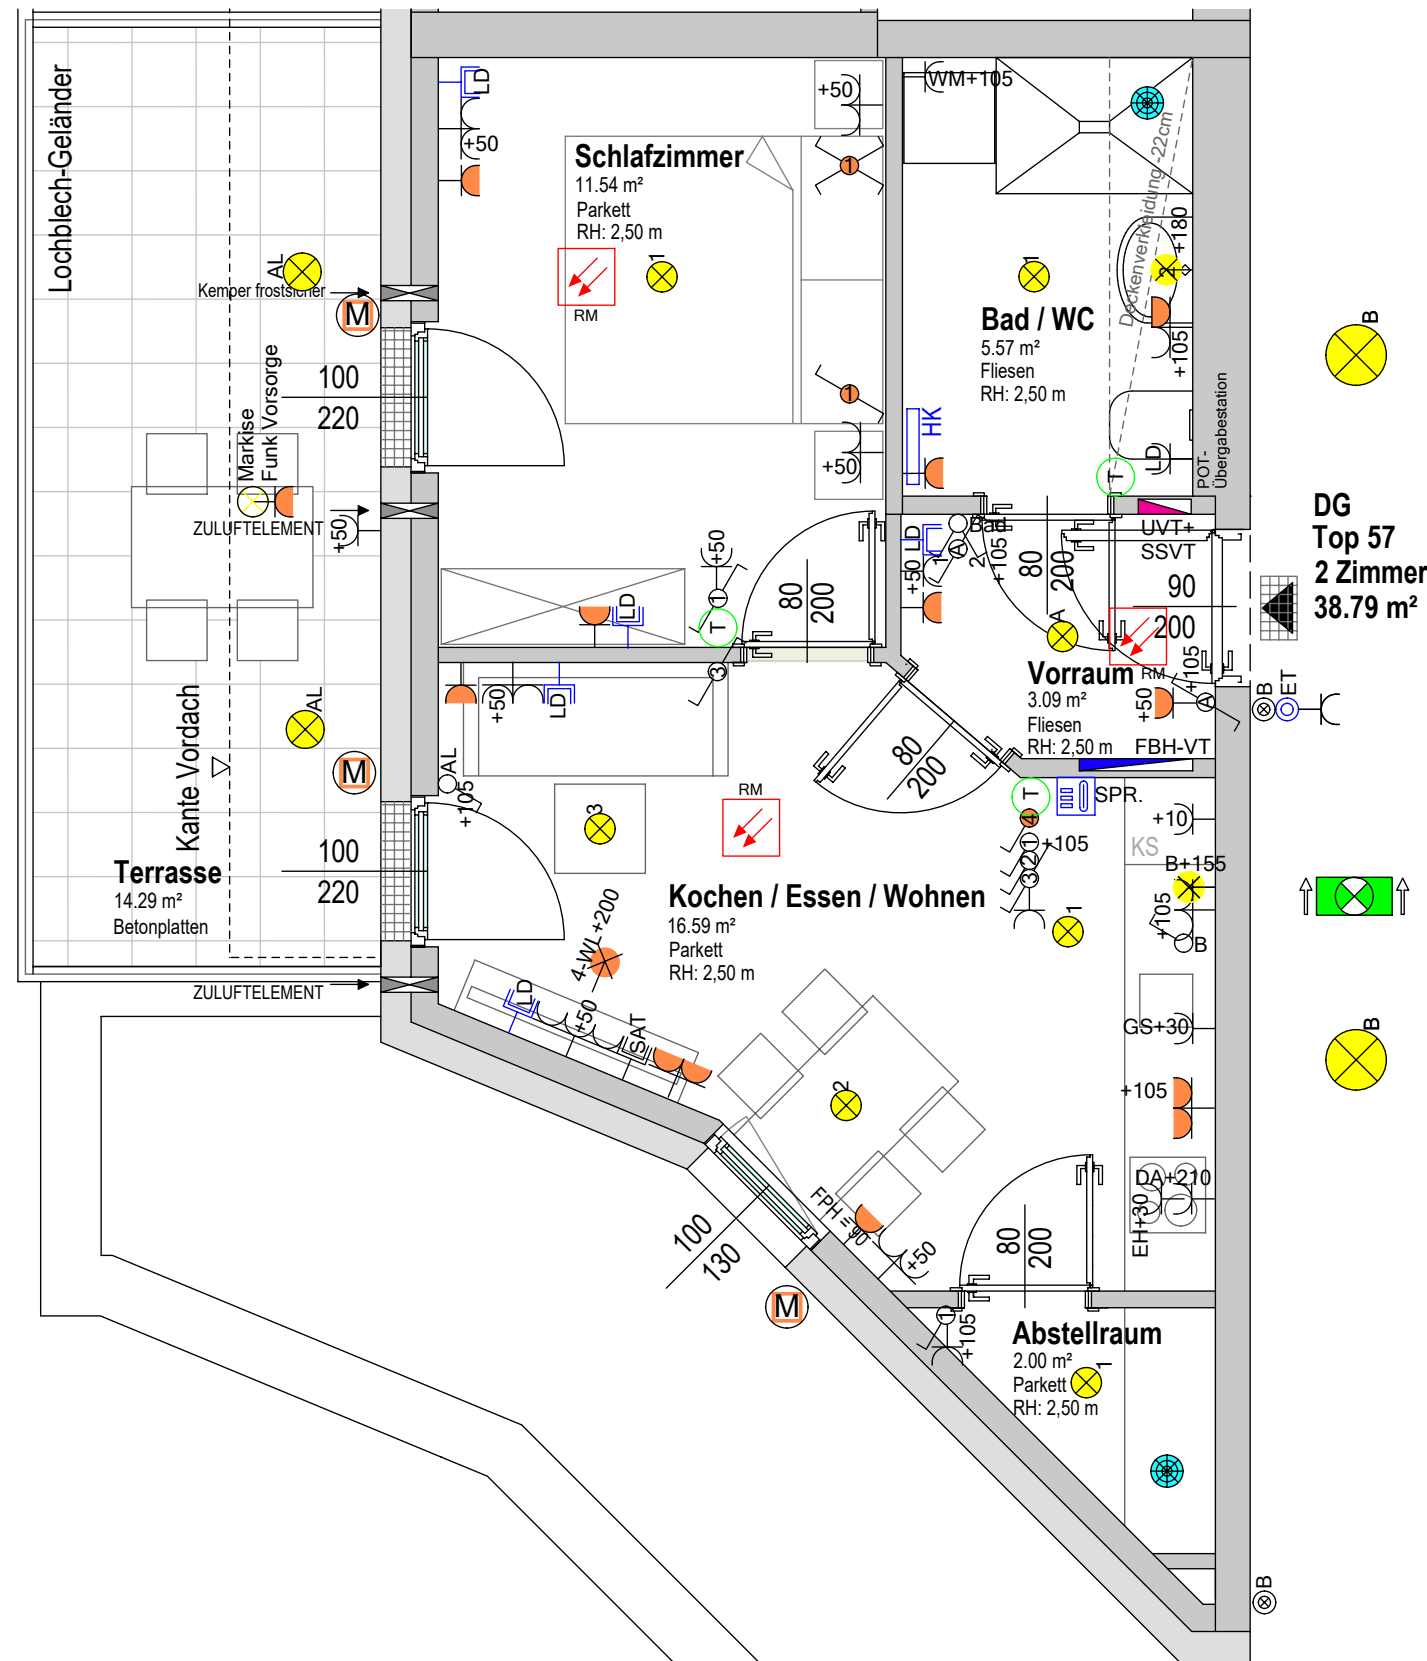

Projekt ST. JOHANN IM PONGAU HANS KAPPACHER-STRASSE			
Bauherr gswb		Gemeinnützige Salzburger Wohnbaugesellschaft m. b. H. Ignaz-Harrer-Straße 84 5020 Salzburg	
Planer		Architekt Mag. Arch. Werner Schmid Mühlbacherstraße 4 5500 Bischofshofen	
Rechtsform	Bauteil/Top	Zimmer	m²
E	57	2	38,79
Geschoß	Dachgeschoß		Plan-Nr.: vp-DG_57t

- LEGENDE ELEKTROINSTALLATIONEN
- Leerdose Schwachstrom
 - Rauchwarnmelder
 - Innensprechstelle
 - Klingeltaster
 - Antennendose
 - Anbaul.
 - Wandleuchte
 - Rettungszeichenleuchte r/l
 - Rettungszeichenleuchte gerade
 - Einbindung Erdung
 - Ausschalter
 - Serienschalter
 - Wechselschalter
 - Taster 1-fach
 - Taster mit Meldeleuchte
 - Schuko-Steckdose 1-fach
 - Schuko-Steckdose mit Kinderschutz
 - Schuko-Steckdose 2-fach
 - Schuko-Steckdose 3-fach
 - E-Verteiler

- ZP - ZUSATZPAKET
- Leerdose Schwachstrom 1 x FXP20
 - Schuko-Steckdose 1-fach
 - Schuko-Steckdose 2-fach
 - Auslass für Wandleuchte
 - Wechselschalter
 - Kreuzschalter
 - 230V Anschluss f. Jalousie, ungeschaltet

- LEGENDE HEIZUNG - LÜFTUNG
- HK Heizkörper
 - Abluftauslaßöffnung
 - T Raumthermostat
 - Fussbodenheizung-Verteiler

Maßstab 1:50	Datum / Index 27.06.2022	Bauaufsicht	HT / ET	FREIGABE
-----------------	-----------------------------	-------------	---------	----------

Alle offenen Fenster sind Drehklappenfenster, restliche Fenster sind fixverglasst. Dargestellte Einrichtungsgegenstände sind unverbindliche Vorschläge, zulässige Bautoleranzen sind möglich, Planmaße sind Rohbaumaße.
Für die Einrichtung gilt es Naturmaß zu nehmen, Geringfügige Flächenabweichungen aufgrund technischer oder behördlicher Erfordernisse können nicht ausgeschlossen werden. Allfällige strichliert dargestellte Sanitärgegenstände stellen die Umbaumöglichkeit auf barrierefreies Wohnen dar.